


Lista de Materiais	
Massa	Registro Globo 3/4" 1 pc
PVC rígido soldável	25 mm - 3/4" 1 pc
Adapt sold c/ flange fixo p. ca. d'água	25 mm - 3/4" 1 pc
Adapt sold curto c/boia-roscas p registro	25 mm - 3/4" 2 pc
Joelho 90° soldável	25 mm 1 pc
Tubo	25 mm 14,58 m
Massa	Registro Globo 1 1/2" 1 pc
PVC rígido soldável	50 mm - 1 1/2" 1 pc
Adapt sold c/ flange fixo p. ca. d'água	50 mm - 1 1/2" 1 pc
Adapt sold curto c/boia-roscas p registro	50 mm - 1 1/2" 2 pc
Joelho 90° soldável	50 mm 1 pc
Tubo	50 mm 6,26 m
Tubo	40 mm 2,06 m
Tubo	50 mm 8,26 m
Tubo	16 90 soldável 50 mm 1 pc
TIGREFire®	Bucha de Redução TIGREFire® 1 1/2" x 1 1/4" 2 pc
TIGREFire®	1 1/4" x 3/4" 2 pc
TIGREFire®	Joelho 90° TIGREFire® 1 1/2" 3 pc
TIGREFire®	Lixa TIGREFire® 1 1/2" x 1 1/4" 1 pc

Legenda	
+	Registro globo c/ PVC soldável - RGG


COBERTURA
ESCALA 1 : 50

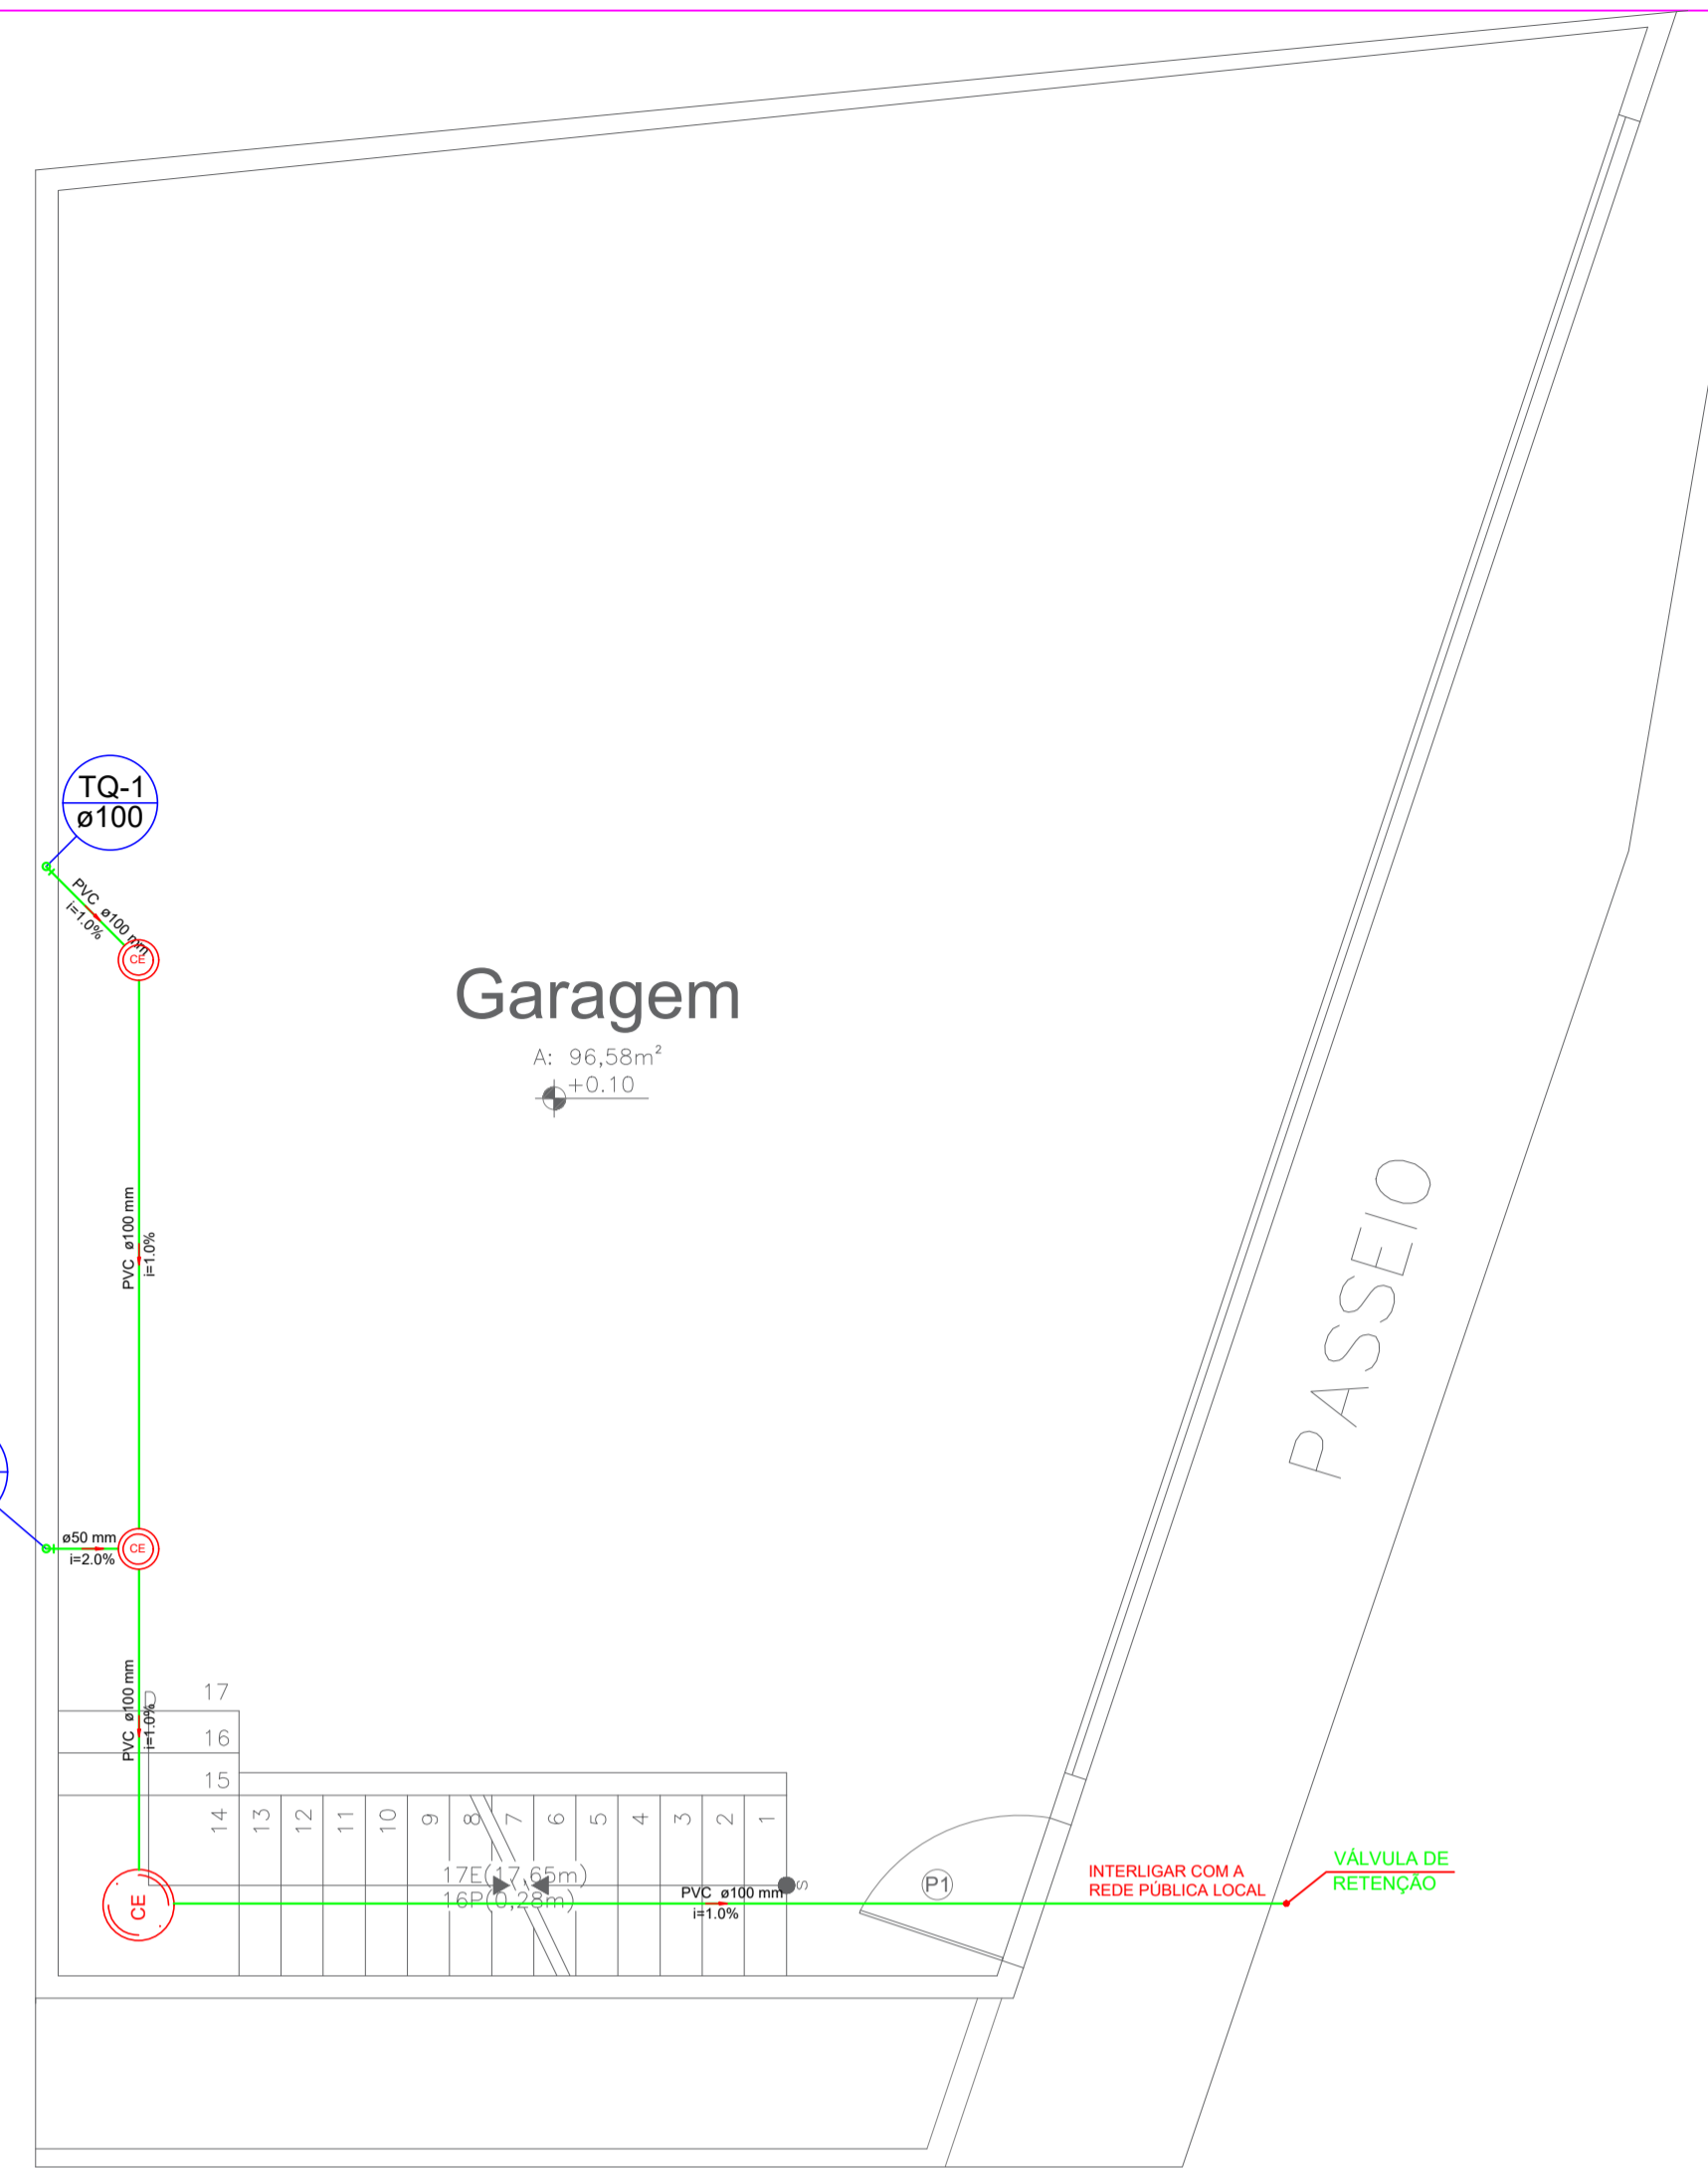

Legenda	
CE	Caixa de passagem
○	Joelho 90°-coluna

Lista de Materiais	
Caixas de Passagem	
Caixa de passagem modularizada DN 20 cm	2 pc
Caixa de passagem modularizada DN 40 cm	1 pc
PVC Espigo	
Joelho 90 100 mm	1 pc
Tubo rígido c/ ponta lisa 100 mm x 4"	14,74 m
Tubo rígido c/ ponta lisa 50 mm x 2"	0,62 m
Válvula de retenção 100 mm	1 pc

PLANTA BAIXA TÉRREO - ÁREA 109,57 m²
ESCALA 1 : 75

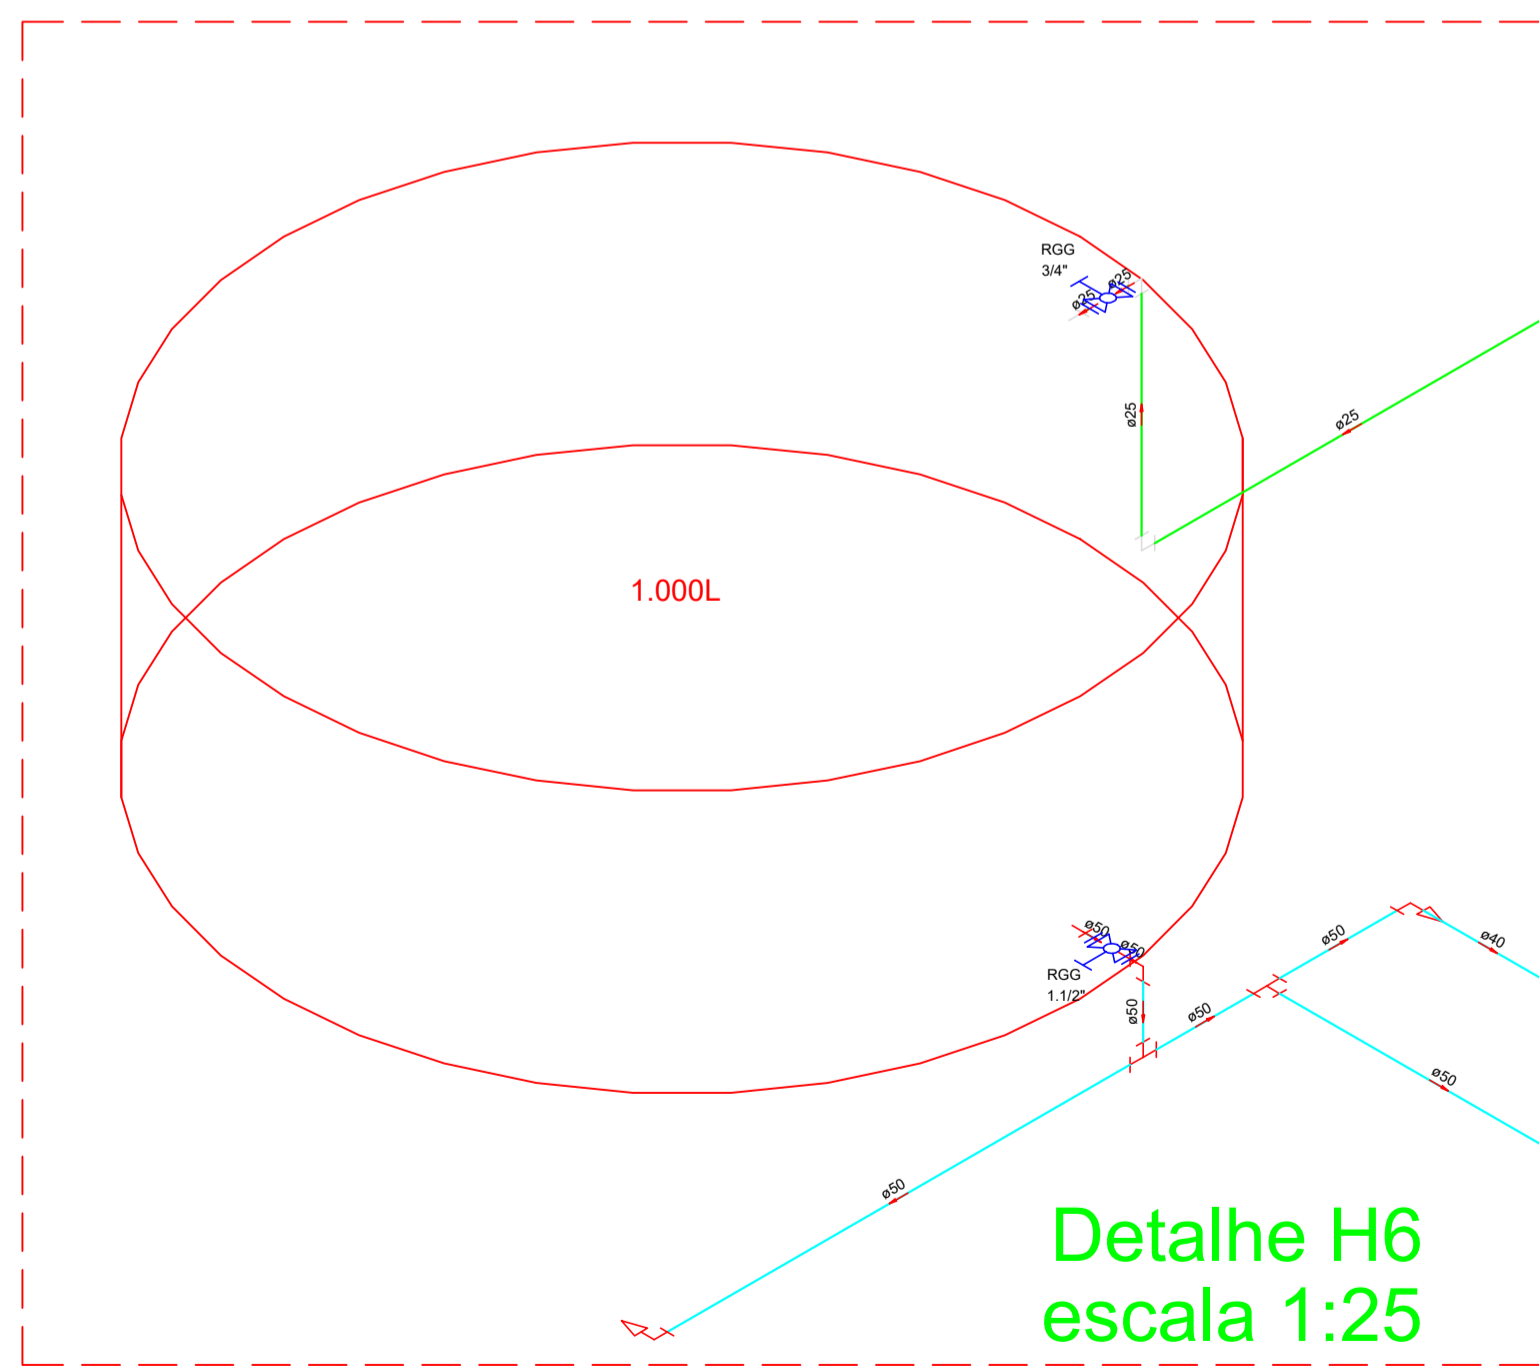

Lista de Materiais (Reservatório)	
Reservatório de Polietileno Azul Fortplus 1.000L	1 pc

Detalhe H6
escala 1:25



ProSen Projetos & Serviços de Engenharia Ltda.



Prefeitura Municipal
Santa Cruz do Escalvado
ESTADO DE MINAS GERAIS
Administração 2021-2024

OBJETO SEDE DA DEFESA CIVIL MUNICIPAL	NO. OPERAÇÃO
RESPONSÁVEL TÉCNICO PELO PROJETO Eng. Civil WILSON DIAS DA FONSECA JR.	DATA Setembro / 2024
PREFEITO MUNICIPAL GILMAR DE PAULA LIMA	CREA 61.924 / D
CONTÉM Projeto Hidrossanitário	CPF 697.293.526-15
LOCALIZAÇÃO Santa Cruz do Escalvado	ESCALA Indicadas
PROGRAMA RENOVA	FOLHA 02/04