

PLANTA BAIXA 1º ANDAR - ÁREA 109,57 m²
 ESCALA 1 : 75

Lista de Materiais	
PVC Acessórios	
Caixa sifonada	1 pc
100x100/50	
Caixa sifonada gratifici montada c/ grelha e porta grelha	2 pc
100x100/50	
Rato sifonado saída lisa 50	1 pc
100 mm - 45 mm	
Sifão de copo p/ pia e lavatório	2 pc
1" - 1 1/2"	
Valvula p/ lavatório e tanque	2 pc
1"	
PVC Esgoto	
Curva 90 curta	3 pc
45 mm	
Joelho 45	2 pc
100 mm	
45 mm	
Joelho 90	2 pc
100 mm	
Joelho 90 cilindr p/ esgoto secundário	3 pc
45 mm - 1 1/2"	
Junção simples	2 pc
100 mm - 50 mm	
Tubo rígido c/ porta lisa	2 pc
100 mm - 4"	6,38 m
45 mm	5,28 m
50 mm - 2"	8,14 m
Tª sanitário	1 pc
100 mm - 100 mm	
PVC Esgoto	
Curva 45 longa	3 pc
50 mm	
Joelho 90	3 pc
50 mm	
Tubo rígido c/ porta lisa	0,45 m
50 mm - 2"	
Tª sanitário	3 pc
50 mm - 50 mm	

Legenda	
	Bebedouro
	Caixa Sifonada
	Caixa sifonada gratifici montada c/ grelha e porta grelha
	Curva 45 Longa para Esgoto Sanitário- sobre
	Joelho 45
	Joelho 90 -diasec
	Junção simples
	Lavatório de Uso Geral
	Rato sifonado cilíndrico reforçado
	Ramos de Ventilação
	Vaso Sanitário c/ 200°
	Vaso Sanitário c/ 90°


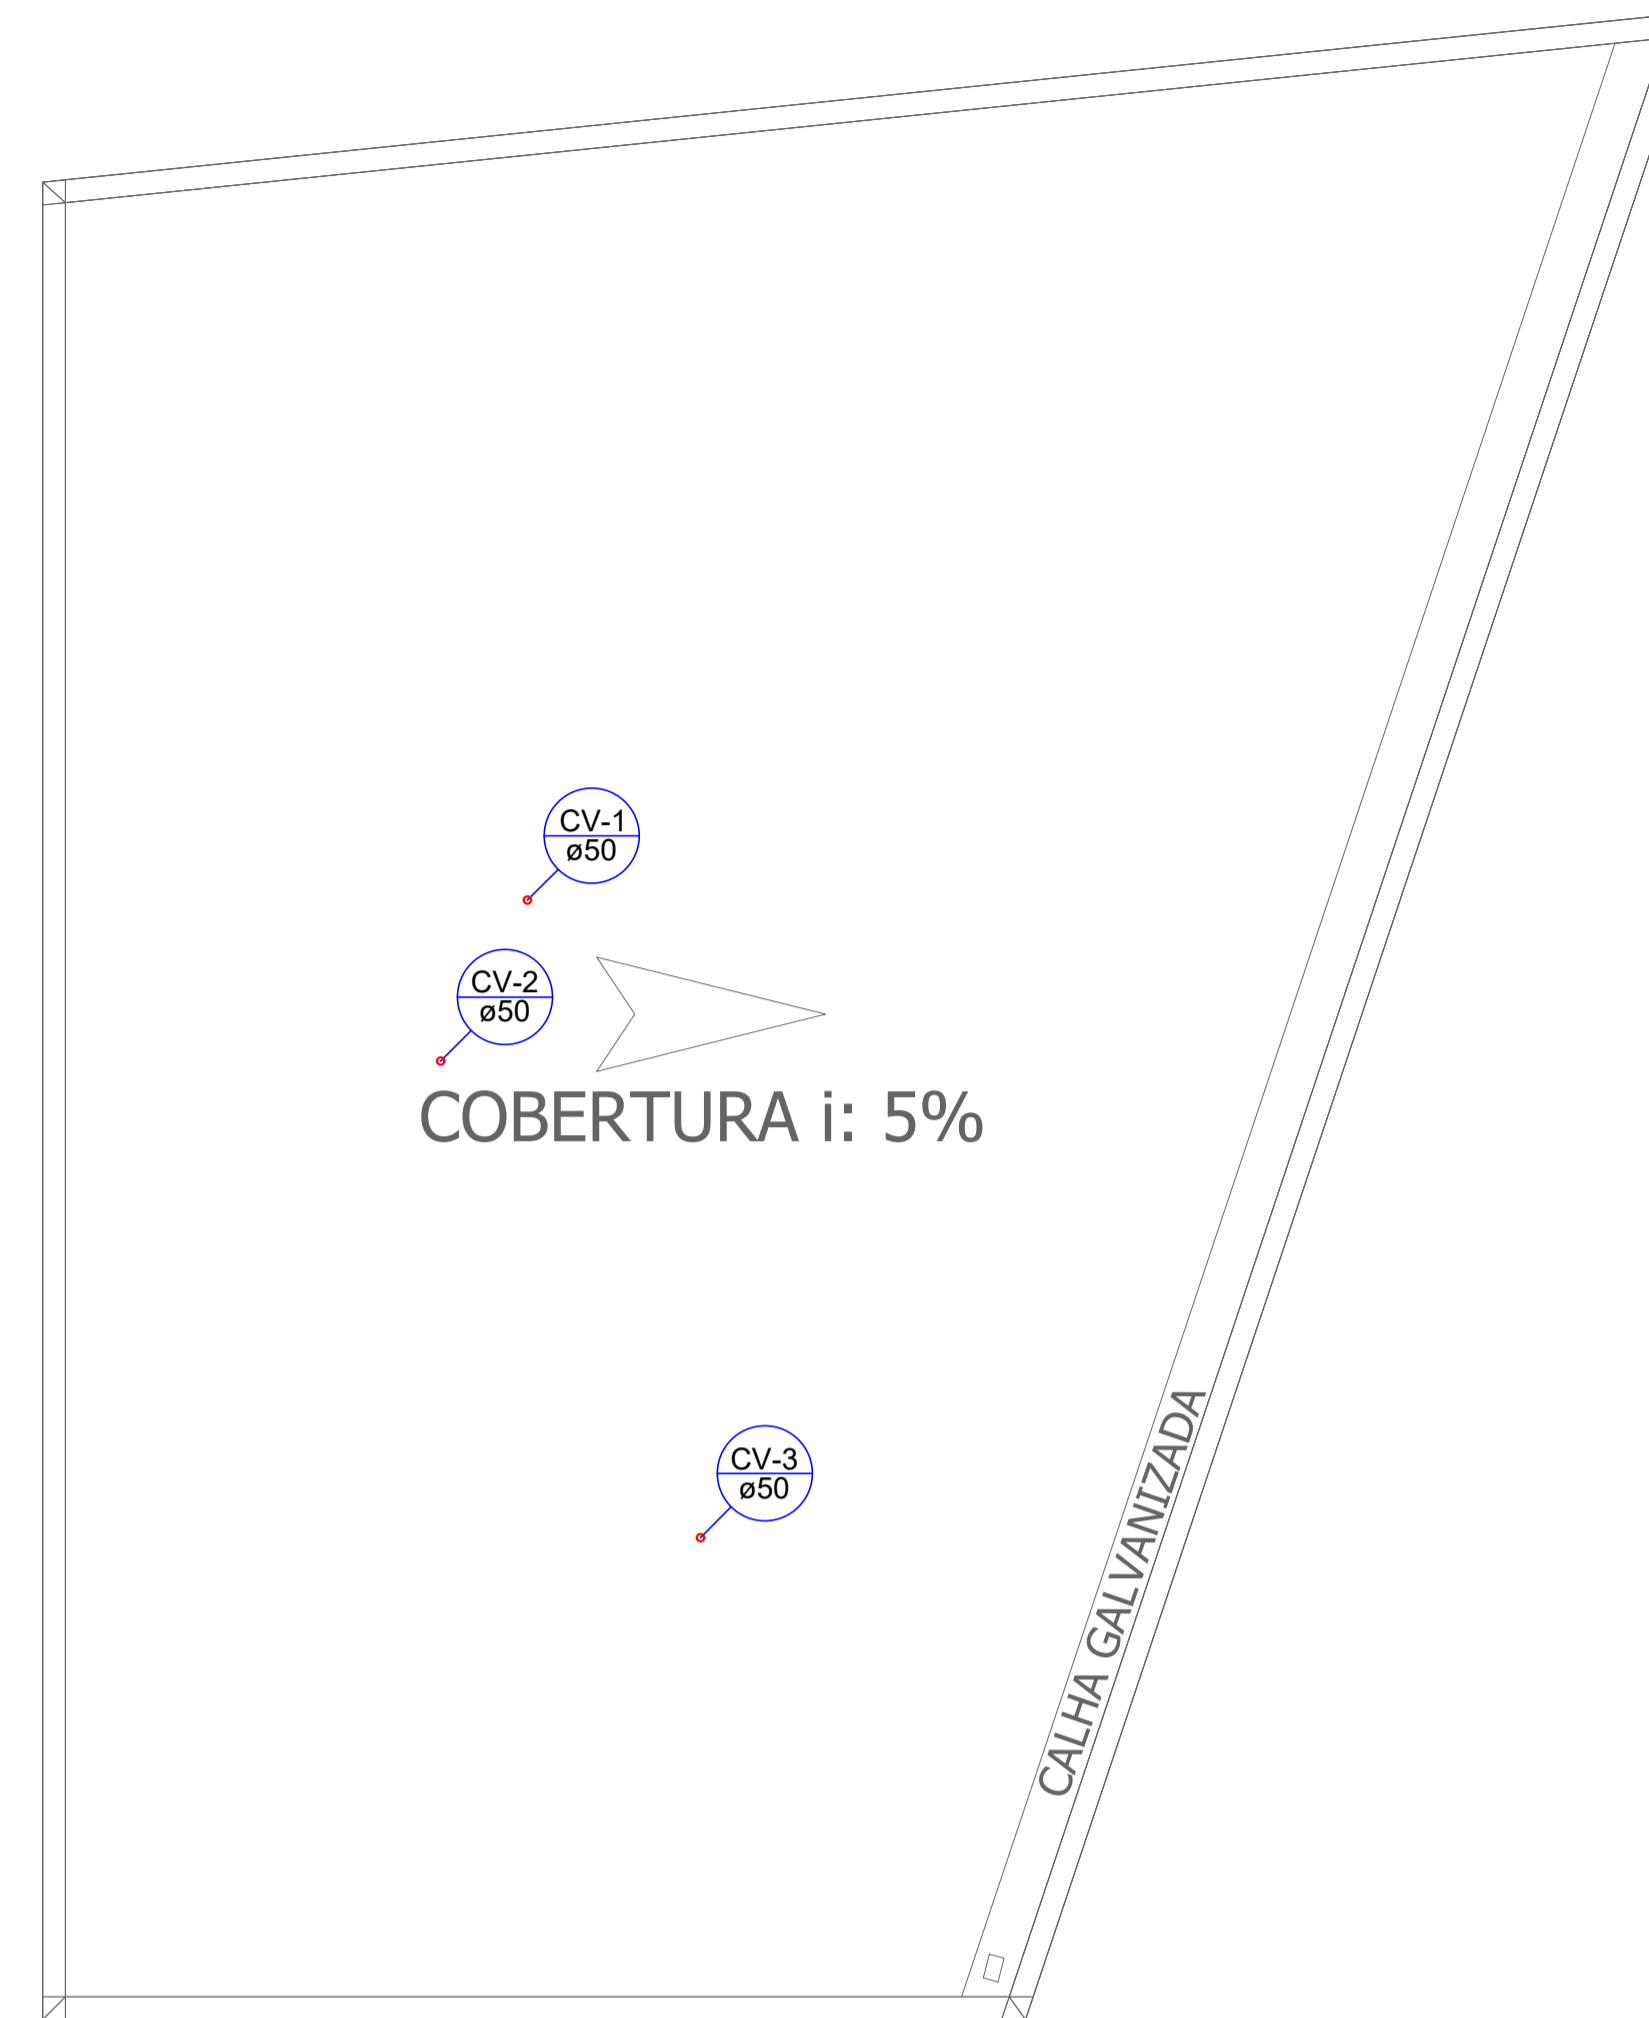



DIAGRAMA DE COBERTURA
 ESCALA 1 : 50

Lista de Materiais	
PVC Esgoto	
Terminal de ventilação	3 pc
Tubo rígido c/ porta lisa	8,29 m
50 mm - 2"	

Legenda	
	Terminal de ventilação - coluna

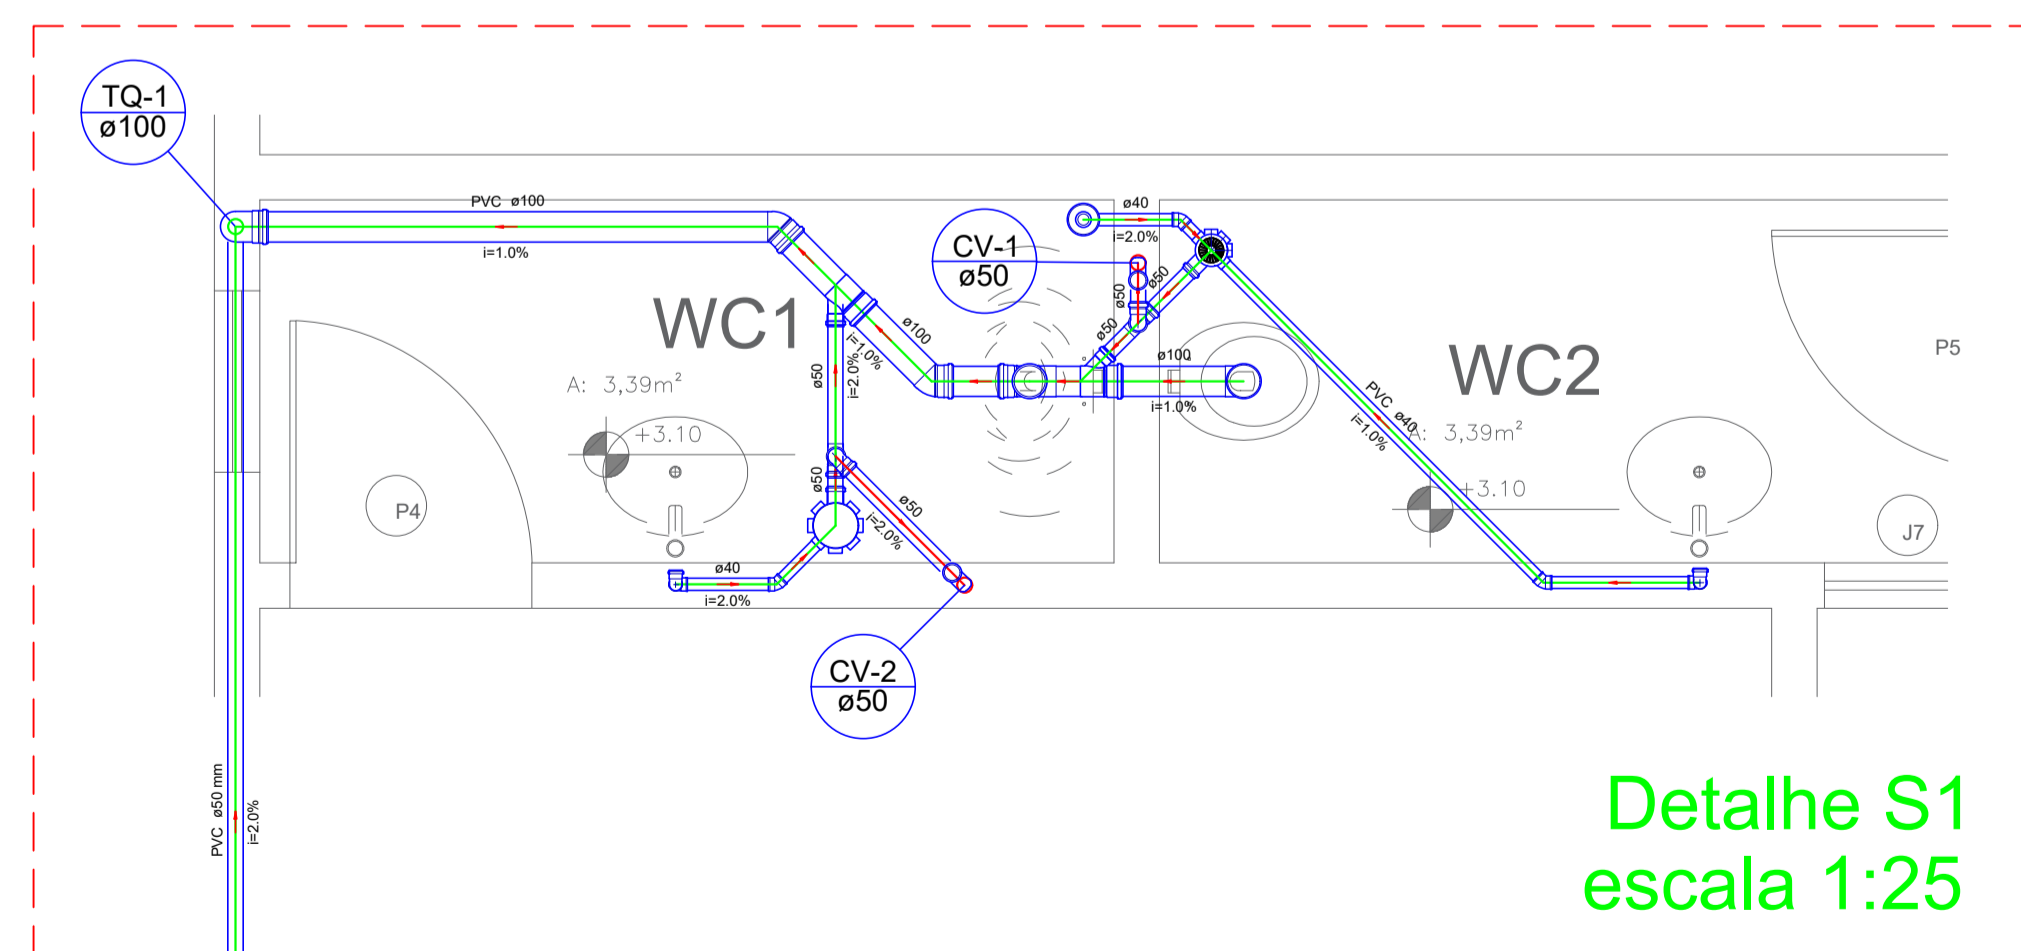

Detalhe S1
 escala 1:25

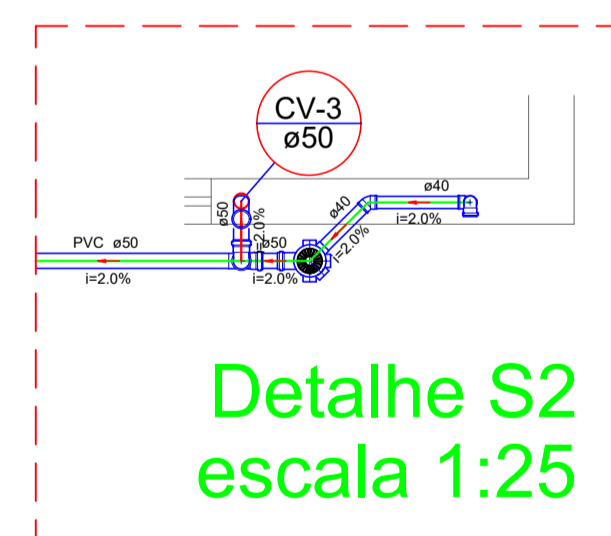

Detalhe S2
 escala 1:25

ProSen		Projetos & Serviços de Engenharia Ltda.	
		Prefeitura Municipal Santa Cruz do Escalvado ESTADO DE MINAS GERAIS Administração 2021-2024	
OBJETO SEDE DA DEFESA CIVIL MUNICIPAL	NO. OPERAÇÃO	DATA Setembro / 2024	
RESPONSÁVEL TÉCNICO PELO PROJETO Eng. Civil WILSON DIAS DA FONSECA JR.	CREA 61.924 / D	PREFEITO MUNICIPAL GILMAR DE PAULA LIMA	CPF 697.293.526-15
CONTEÚM Projeto Hidrossanitário	ESCALA Indicadas	LOCALIZAÇÃO Santa Cruz do Escalvado	FOLHA 03/04
PROGRAMA RENOVA			